



Y2 8100
 Y3 6000
 Y4 8100
 Y5 8100
 Y6 5400
 Y7 600
 Y8 8100
 Y9 8100
 Y10 600
 Y11 5400
 Y12 8100
 Y13 8100
 Y15 5400
 Y16 5400
 Y17 8100

85500

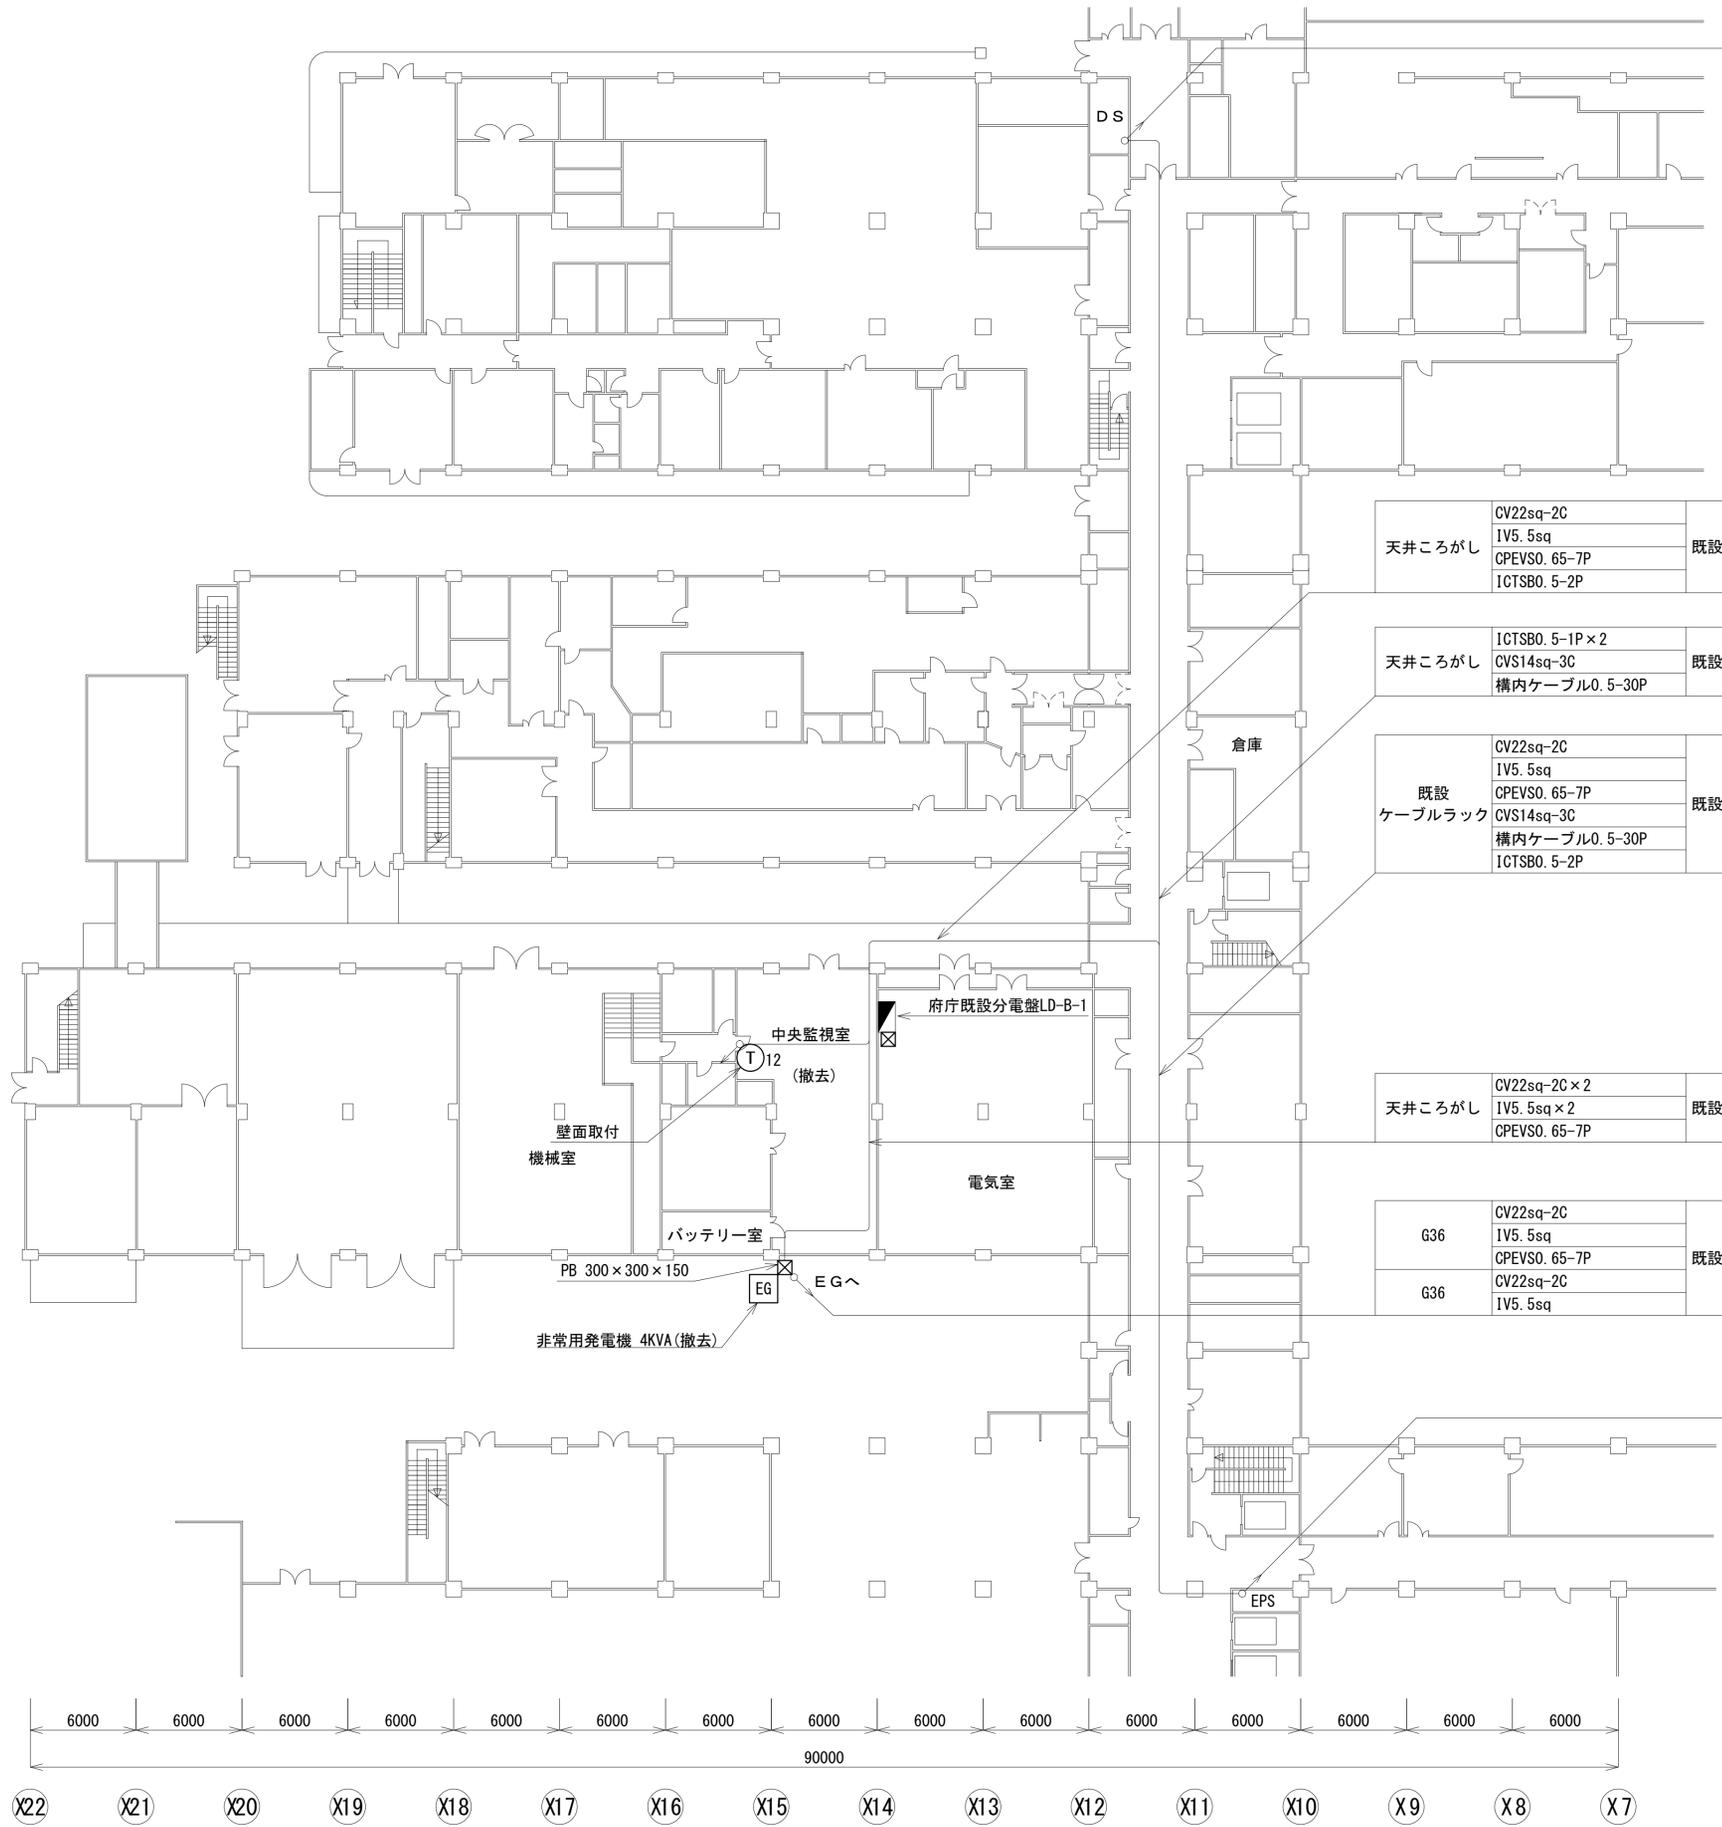

既設配管	CVS14sq-3C	既設
	構内ケーブル0.5-30P	
	ICTSBO.5-2P×2	

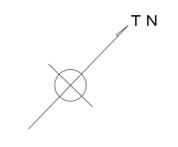

天井ころがし	CV22sq-2C	既設
	IV5.5sq	
	CPEVSO.65-7P	
	ICTSBO.5-2P	

天井ころがし	ICTSBO.5-1P×2	既設
	CVS14sq-3C	
	構内ケーブル0.5-30P	

既設 ケーブルラック	CV22sq-2C	既設
	IV5.5sq	
	CPEVSO.65-7P	
	CVS14sq-3C	
	構内ケーブル0.5-30P	
ICTSBO.5-2P		

天井ころがし	CV22sq-2C×2	既設
	IV5.5sq×2	
	CPEVSO.65-7P	

G36	CV22sq-2C	既設
	IV5.5sq	
G36	CV22sq-2C	既設
	IV5.5sq	

既設 ケーブルラック	CV22sq-2C	既設
	IV5.5sq	
	CPEVSO.65-7P	
	CVS14sq-3C	
	構内ケーブル0.5-30P	
ICTSBO.5-2P		

凡例

機器名	記号	
子電話機	Ⓣ ^{11~12}	撤去

X22 6000 X21 6000 X20 6000 X19 6000 X18 6000 X17 6000 X16 6000 X15 6000 X14 6000 X13 6000 X12 6000 X11 6000 X10 6000 X9 6000 X8 6000 X7 6000

90000

地下1階 平面図(既設・撤去) S=1/200

(第2期)

図名	母子保健総合医療センター 地下1階 平面図(既設・撤去)		
縮尺	A1 : 1/200	図番	664-013
	A3 : 1/400		
大阪府			