


品番	機器名称	備考
(1)		
(2)		
(3)		
(4)		
(5)	乾燥空気充填装置 (デハイドレータ)	既設
(6)	中間配線接続架 (IDF)	既設
(7)	防災無線用分電盤 無線室	既設改修
(8)		
(9)		
(10)		
(11)		
(12)		
(13)		
(14)	TVROブースタ分配盤	既設
(15)		
(16)		
(17)	7.5GHz帯無線装置 (13Mbps) 清瀬中継局向	新設
(18)	防災無線装置架 (1)	新設
(19)	防災無線装置架 (2)	新設
(20)	ミニUPS 5KVA	新設
(21)	空調機 天吊型 4.5KW	新設

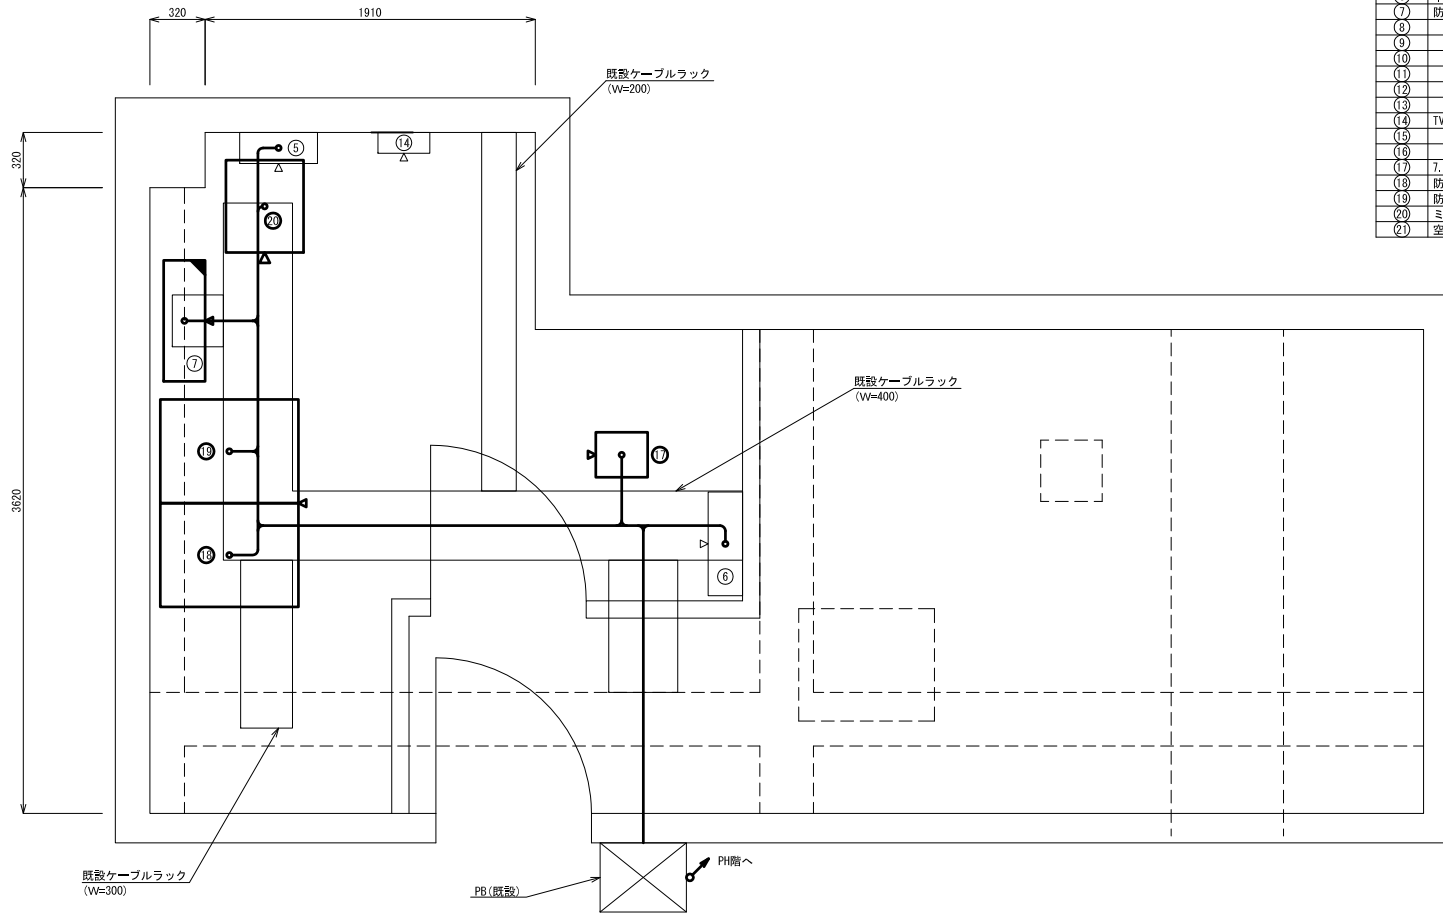

1号別館 屋上階 防災無線室 配線図 (新設) S=1/15

- 凡例
- : 新設
 - : 既設改修
 - : 既設

(第2期)			
図名	守口市役所 5階 防災無線室 機器配線図 (新設)		
縮尺	A1 : 1/15 A3 : 1/30	図番	509-014
大阪府			